


Inwestor: Gmina Nysa ul. Kolejowa 15 48-300 Nysa			
Nazwa i adres obiektu: PRZEBUDOWA DRÓG: ul.Tadka Jasieńskiego, Ogronów Westerplatte, 17 Września rozbudowa oświetlenia ulicznego			
Przedmiot rysunku: PROJEKT ZAGOSPODAROWANIA TERENU			Stadium dokumentacji: Projekt Budowlany
Stanowisko: Projektant	Imię i nazwisko: Jacek Buldys	Specjalność: elektryczna	Nr uprawnień: 28/94/OP
Format rys: A0x610	Data: czerwiec 2020	Skala: 1:500	Nr rys: EI
			Nr ark: 1
			Nr str: 1

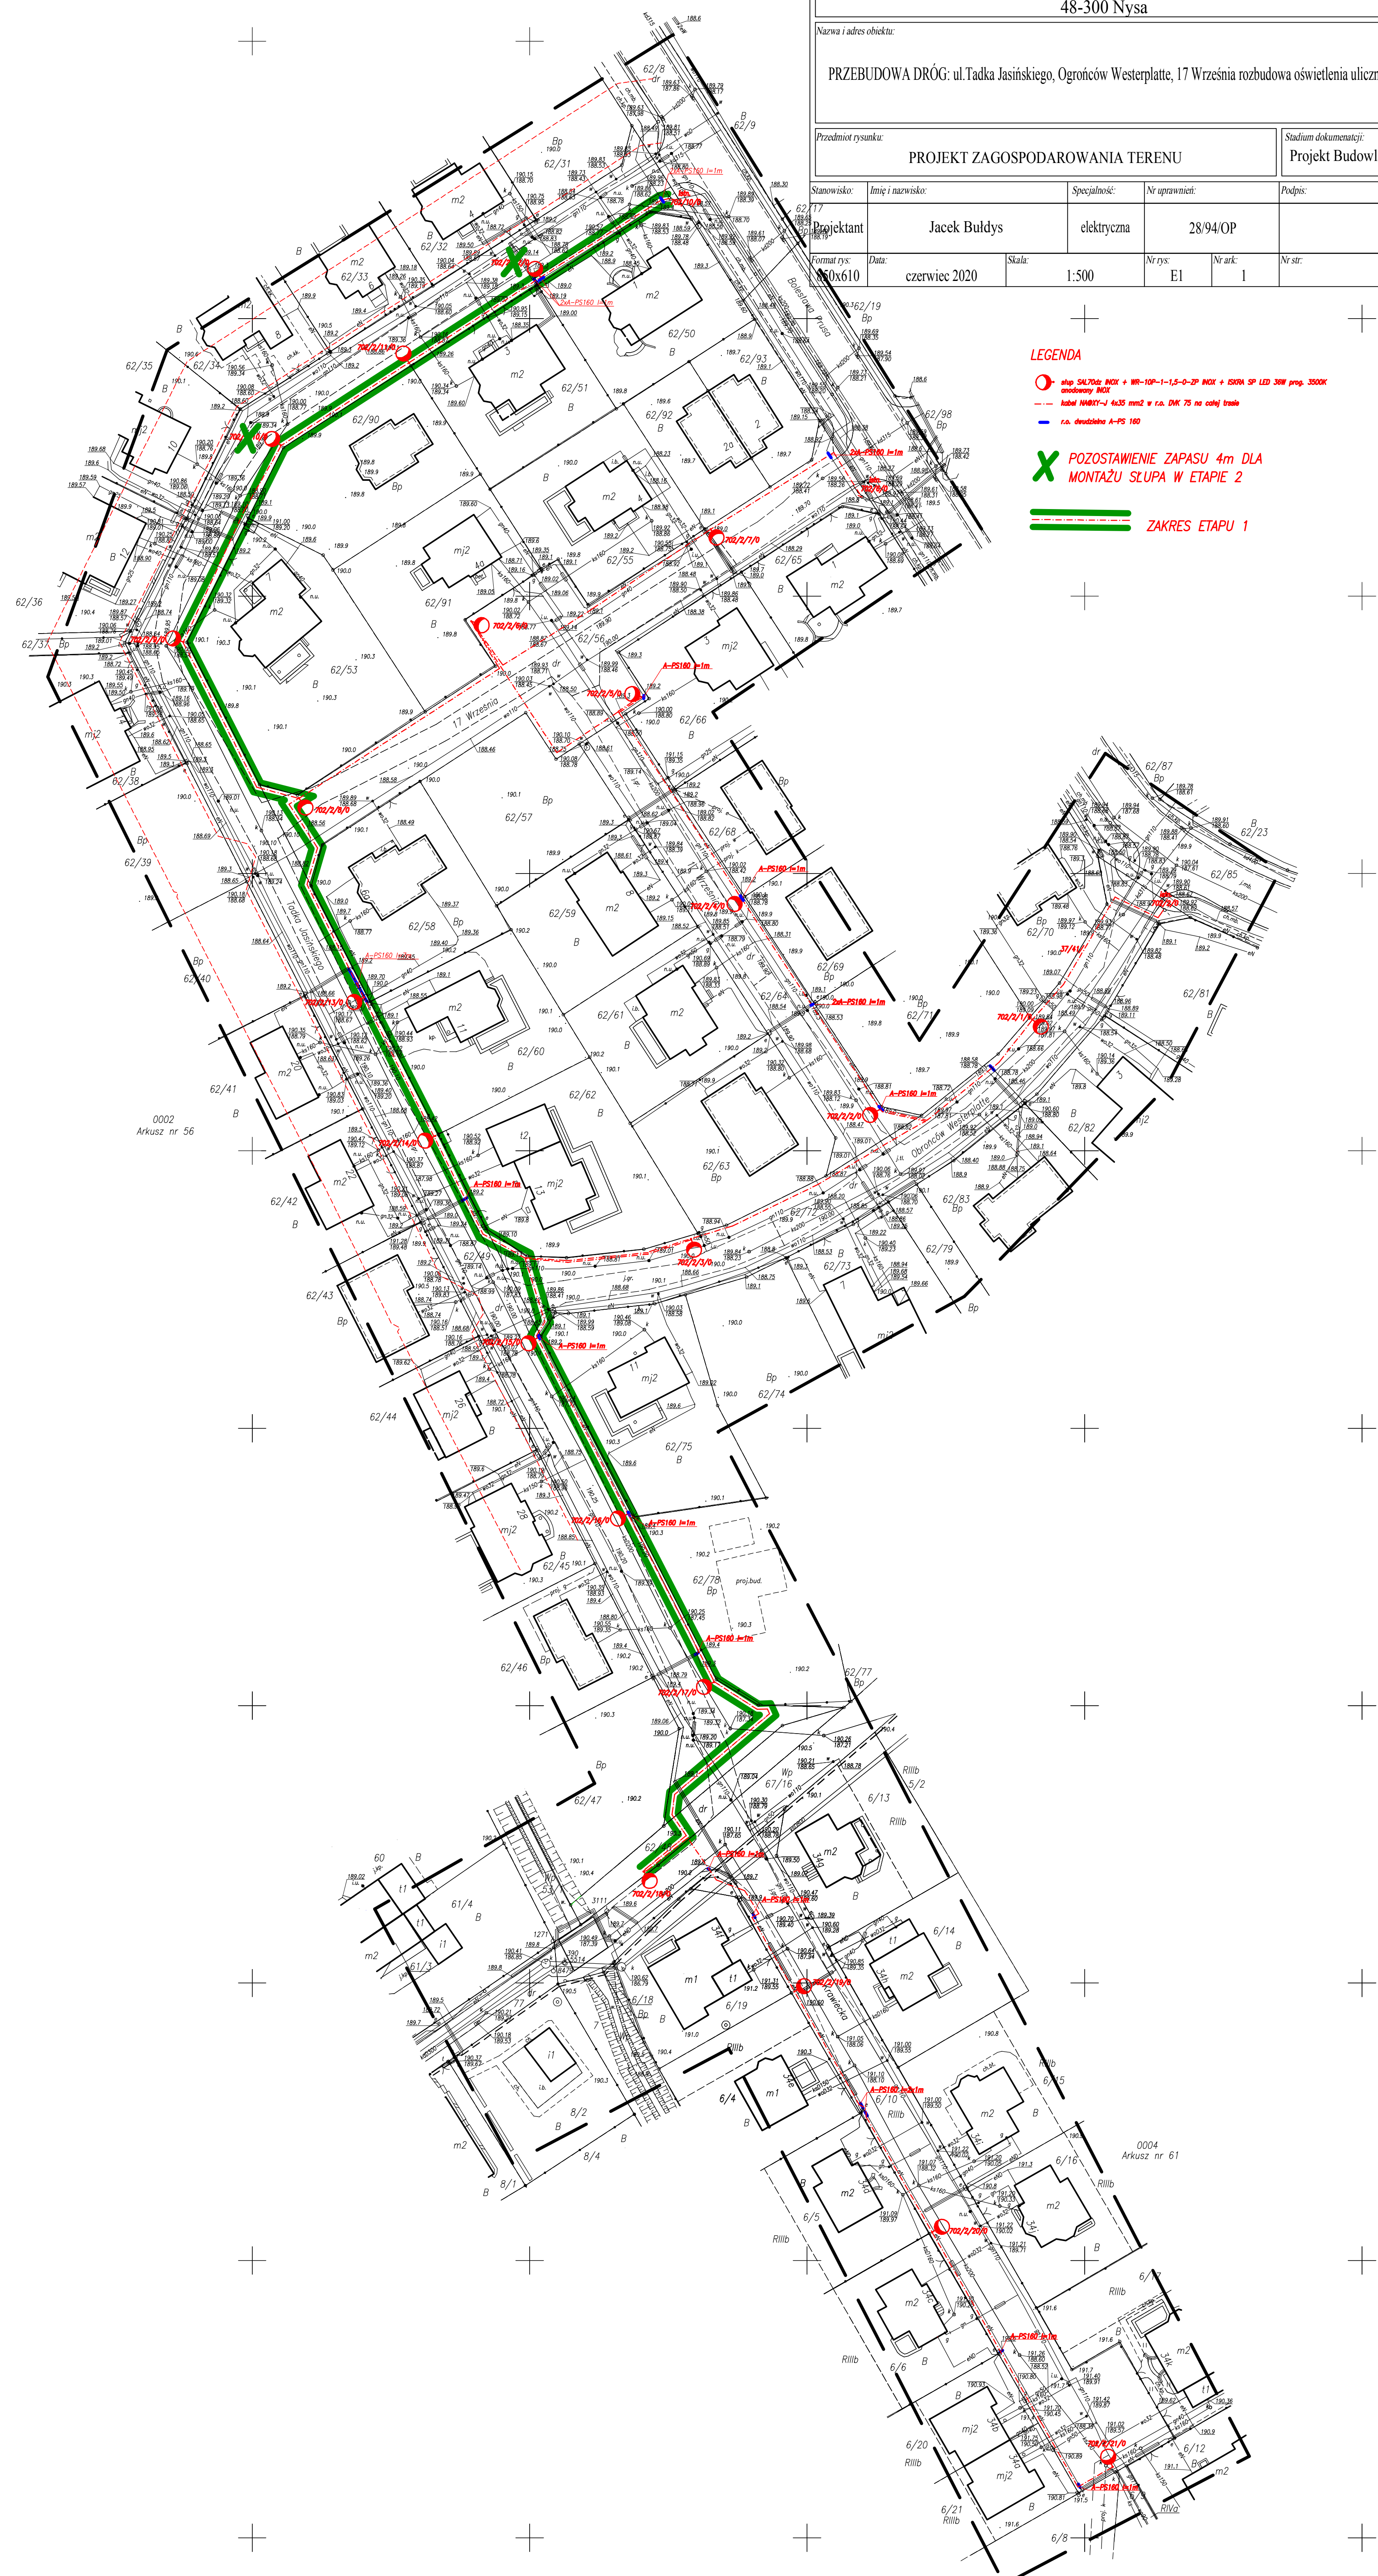

**LEGENDA**

- słup SŁ700-NDK + WS-10P-1-1,5-0-ZP NDK + ISDN SP LED 30W prop. 3500K oświetlenia NDK
- kable 10kV-1 4x35 mm<sup>2</sup> w r.a. DK 75 na całej trasie
- r.a. dwukablowa A-PS 180
- X POZOSTAWIENIE ZAPASU 4m DLA MONTAŻU SŁUPA W ETAPIE 2
- ZAKRES ETAPU 1

MAPA JEDNOSTKOWA  
do celów projektowych  
1:500

Wykonana w 2020r. przez  
INSTALGEO  
Usługi Geodezyjne i Projektowe  
Marek Job

woj. opolskie  
pow.nyski  
jedn.ewid.:160705\_4 Nysa-miasto  
obręb ewid.: 0002 Górna Wies  
ulica: Tadka Jasieńskiego  
k.m.56 dz.62/49 1 in.

Mapa opracowana w wyniku pomiaru bezpośredniego,  
redakcji pliku dxf, zasadniczej mapy wektorowej,  
uzyskanej z PODOGK w Nysie,  
Sektoria mapy zasadniczej : 6.134.15.16.2.2.4.4.2.  
Obciążen służebnościami gruntowymi nie ustalono,  
 gdyż nie ma to znaczenia dla inwestycji.

Ukt współrzędnych: 2000  
Poziom odn.: Kransztadt  
Id zgt.:GK.6640.308.2020  
zakres opracowania

UWAGA!  
Wykazano na niniejszej mapie granice określone z wymagania dokładności, mapa  
może służyć do projektowania budynków w odległości 4.0m od granicy  
nieruchomości.  
Mapa wykonana pod projekt sieci uzbrojenia terenu (inwestycja linowa).  
Nie wyklucza się istnienia w terenie innych nie wykazanych na niniejszej mapie  
urządzeń podziemnych, które nie były zgłoszone do inwentaryzacji lub o których  
brak jest informacji w instytucjach branżowych.